


[illegible]

|                                                                                     |                     |
|-------------------------------------------------------------------------------------|---------------------|
| 图例                                                                                  |                     |
|    | 出入口                 |
|    | 绿地                  |
|    | 用地红线                |
|    | 机动车停车位              |
|    | H1= 建筑室外最低点至屋面完成面高度 |
|    | H2= 建筑室外最低点至建筑最高点高度 |
|  | 充电机动车停车位            |
|  | 无障碍机动车停车位           |

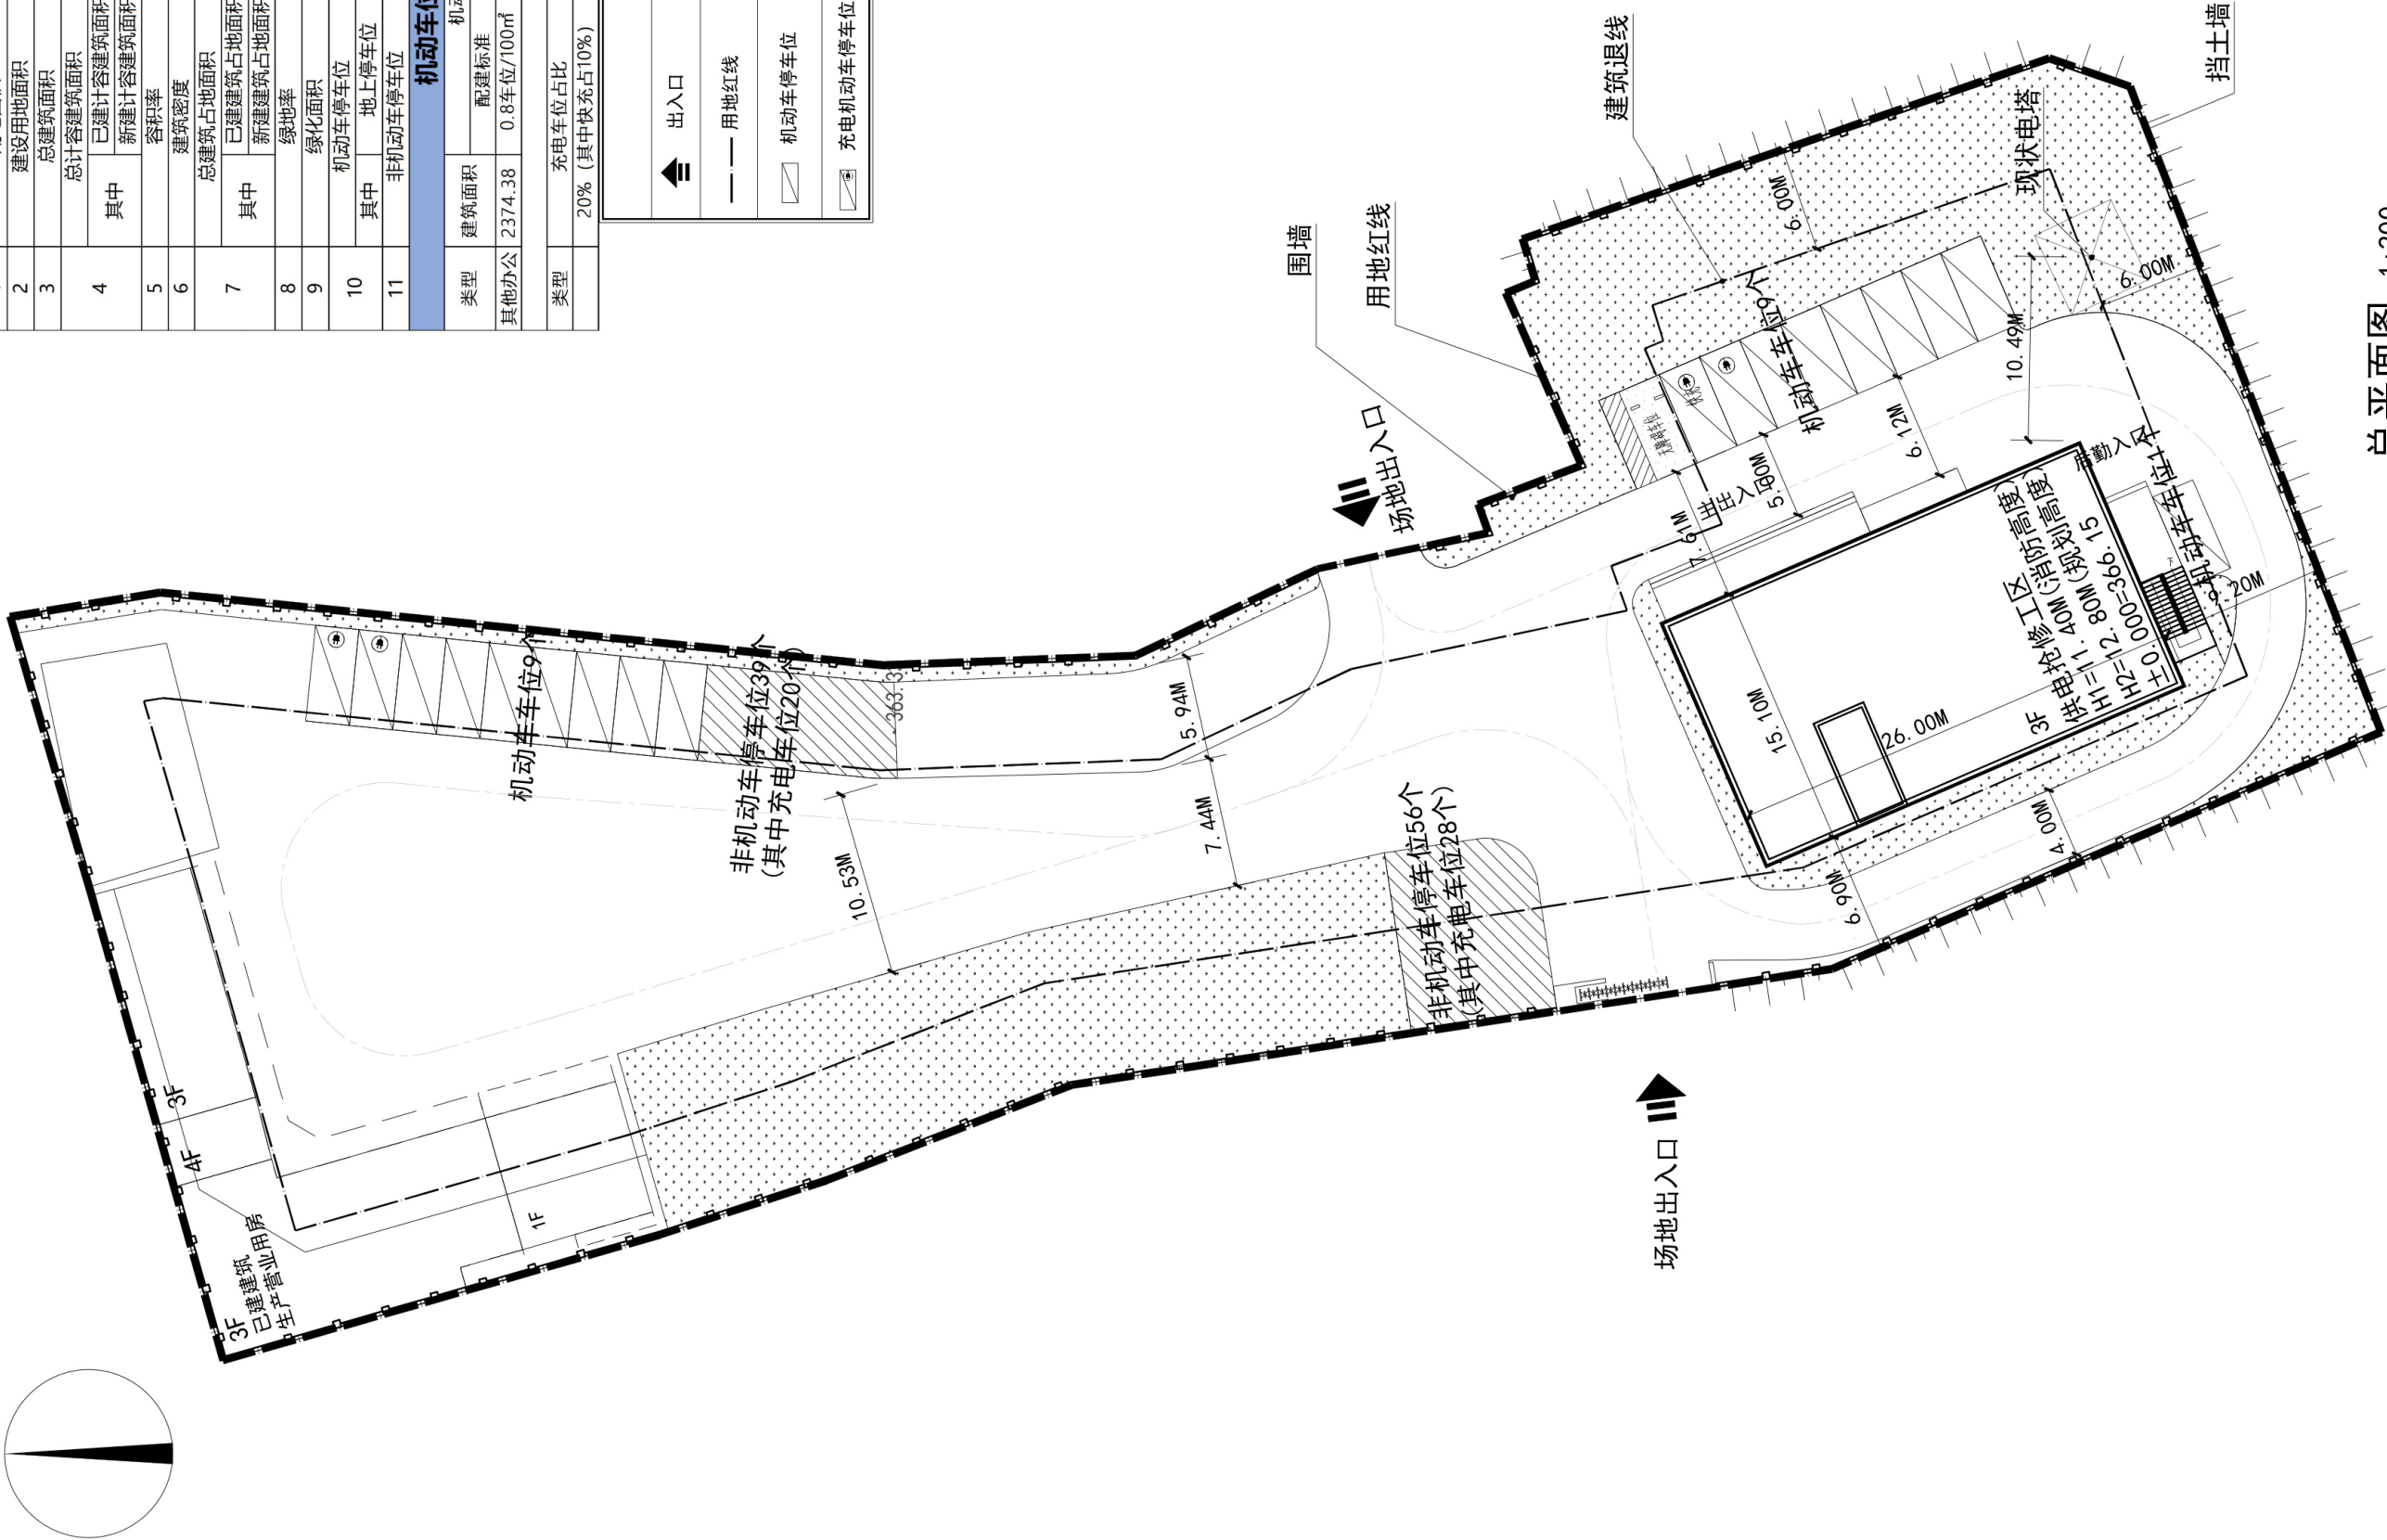

总平面图 1:200

|                                                                                                    |                   |                                          |            |
|----------------------------------------------------------------------------------------------------|-------------------|------------------------------------------|------------|
| 设计单位<br>DESIGN UNIT                                                                                |                   |                                          |            |
| <div>驿涛<sup>®</sup><br/>YT.XM.COM<br/>驿涛工程集团有限公司<br/>Yi Tao Engineering Group Co.,Ltd</div>        |                   |                                          |            |
| 工程名称 A23002744                                                                                     |                   | 甲级 风景园林、建筑幕墙                             |            |
| 工程地址 B23002744                                                                                     |                   | 乙级 建筑行业、市政设计、机械行业                        |            |
| 建设单位 南安市鲤城工业学校23B30002                                                                             |                   | 乙级 专业类(岩土工程)                             |            |
| 项目负责人 李元江23B                                                                                       |                   | 乙级 不分专业                                  |            |
| 组织机构代码 E13002747甲级                                                                                 |                   | 甲级 建筑、市政公用工程                             |            |
| 工程类别 勘察设计(甲)字第007甲7号甲级                                                                             |                   | 甲级 不分专业                                  |            |
| 工程地址 南安市鲤城工业学校23B30002                                                                             |                   | 甲级 不分专业                                  |            |
| 工程类别 E23002744                                                                                     |                   | 甲级 房屋建筑工程、市政公用工程                         |            |
| 工程地址 E23002744                                                                                     |                   | 乙级 电力工程、机电安装工程、化工石油工程、人防工程               |            |
| 工程名称 B03300809                                                                                     |                   | 一级 建筑智能化专业、消防设备专业                        |            |
|                                                                                                    |                   | 二级 电子与智能化专业、消防设备专业                       |            |
|                                                                                                    |                   | 二级 建筑智能化、市政公用设施、公路设施、水利设施、通信设施、能源设施、环保专业 |            |
| 资质证书 Y221190010                                                                                    |                   | 乙级 档案数字化                                 |            |
| 备注<br>REMARKS                                                                                      |                   |                                          |            |
|                                                                                                    |                   |                                          |            |
| 版本号                                                                                                | 日期                | 版本号                                      | 日期         |
| 1.0                                                                                                | 2026.05.06        |                                          |            |
| 施工图审查批准单位<br>EXAMINED BY                                                                           |                   |                                          |            |
|                                                                                                    |                   |                                          |            |
| 施工图审查批准证书号<br>CERTIFICATE NO.                                                                      |                   |                                          |            |
|                                                                                                    |                   |                                          |            |
| 图纸专用章<br>PROJECT SEAL                                                                              |                   |                                          |            |
| <div>福建省工程勘察设计图纸专用章<br/>驿涛工程集团有限公司<br/>范围：建筑行业<br/>资质等级：乙级 证号：A23002744<br/>有效期至：2029年12月26日</div> |                   |                                          |            |
| 注册执业印章<br>REGISTERED SEAL                                                                          |                   |                                          |            |
| <div>中华人民共和国一级注册建筑师<br/>姓名：袁坤<br/>注册号：3500274-013<br/>有效期至：2028年05月</div>                          |                   |                                          |            |
| 建设单位<br>OWNER                                                                                      |                   |                                          |            |
| 国网福建省电力有限公司连城县供电公司                                                                                 |                   |                                          |            |
| 工程名称<br>PROJECT NAME                                                                               |                   |                                          |            |
| 国网福建龙岩连城县供电公司朋口供电抢修工区                                                                              |                   |                                          |            |
| 子项名称<br>SUBPROJECT NAME                                                                            |                   |                                          |            |
| 国网福建龙岩连城县供电公司朋口供电抢修工区                                                                              |                   |                                          |            |
| 审定<br>AUTHORIZED<br>项目负责人<br>PROJECT CAPTIN                                                        | 林光辉               | 审核<br>REVIEWED BY                        | 林光辉        |
| 审核<br>REVIEWED BY                                                                                  | 袁坤                | 专业负责人<br>TECHNICAL PRESENER              | 袁坤         |
| 核对<br>CHECKED BY                                                                                   | 韦攀                | 设计<br>DESIGNED BY                        | 朱梅芳        |
| 设计<br>DESIGNED BY                                                                                  | 朱梅芳               |                                          | 吴贤宗        |
|                                                                                                    | 蔡勇                |                                          | 吴贤宗        |
| 图名<br>DRAWING TITLE                                                                                |                   |                                          |            |
|                                                                                                    |                   |                                          |            |
| 工程编号<br>PROJECT NO.                                                                                | 图号<br>DRAWING NO. | 专业<br>SPECIALTY                          | 日期<br>DATE |
|                                                                                                    |                   | 建筑                                       | 2026.08.06 |
| 设计阶段<br>DESIGN STAGE                                                                               | 版本<br>REVISION    | 初次                                       | 1.0        |